

MAPA SYTUACYJNO – WYSOKOŚCIOWA
MAPA DO CELÓW PROJEKTOWYCH
skala 1: 500

sekcja 10, 13
Woj. dolnośląskie
Powiat jeleniogórski
Jedn. ewid. Janowice Wielkie
Obręb Janowice Wielkie
dz. 596/1

KERG 052-44/2008
zakres opracowania
WYK.

GEODETA UPRAWNIONY
inż. Marcin Kurzeński
nr upraw. 05635

AZYMUJ S.C.
Miejsce Kierownika ds. Zapytań Kwalifikacja
Usługi Geodezyjne i Kartograficzne
58-500 Jelenia Góra, ul. Karłowicza 52
tel. (075) 04 32 412, 07503 114 387
NIP 611-21-71-880 REGON 230479622


Mapa niniejsza może służyć do celów projektowych

Nie wyklucza się istnienia niewykazanego,
na niniejszej mapie uzbrojenia podziemnego,
które nie było zgłoszone do inwentaryzacji lub
o których brak jest informacji w instytucjach
branżowych.

STAROSTA JELEŃOGÓRSKI
Powiatowy Ośrodek Dokumentacji
Geodezyjnej i Kartograficznej w Jeleniej Górze
Wobec powyższego niniejszym
określono aktualność i stan sprawy załączając Dokumentację
z pomiarów sytuacyjnych przyjętych do zakresu powyższego
w dniu... 05-2008...
Niniejsza mapa służyć do celów projektowych.
Projektowane obiekty budowlane wymagające pozwolenia
na budowę podlegają wyliczeniu i inwentaryzacji posypki
stworzonej przez zabudowę infrastruktury na wyznaczonej plac
geodezyjnych.
Jelenia Góra, dnia 14-05-2008
mgr inż. MARIUSZ P. EGWAŁA
działający w imieniu Zarządu

DECYZJA NR
311/08
POZWOLENIE NA BUDOWĘ

ZAKŁAD PROJEKTOWANIA JCH WYCNEN NIERUCHOMOŚCI 58-560 JELENIA GÓRA ul. Hirsfelda 19 tel./fax. 0-75 7550200	
TEMAT: Projekt budowy zespołu boisk sportowych Orlik 2012 w Janowicach Wielkich, działka nr 596/1 i 595/1 PROJEKT ZAGOSPODAROWANIA	SKALA 1 : 500 DATA maj 2008r.
INWESTOR: Urząd Gminy w Janowicach Wielkich 58-520 Janowice Wielkie ul. Kołgowa 2	NR RYS. 1/1
PROJEKTANCI: mgr inż. Janusz Cholewo nr upraw. : 38/65/UW / 542/87/UW mgr inż. Magdalena Jabłńska mgr inż. Jolanta Jabłńska nr upraw. : 02/7/96 mgr inż. Dariusz Michalski nr upraw. : 232/94	PODPIS 1/1
INST. ELEKTRYCZNE INST. SANITARNE	

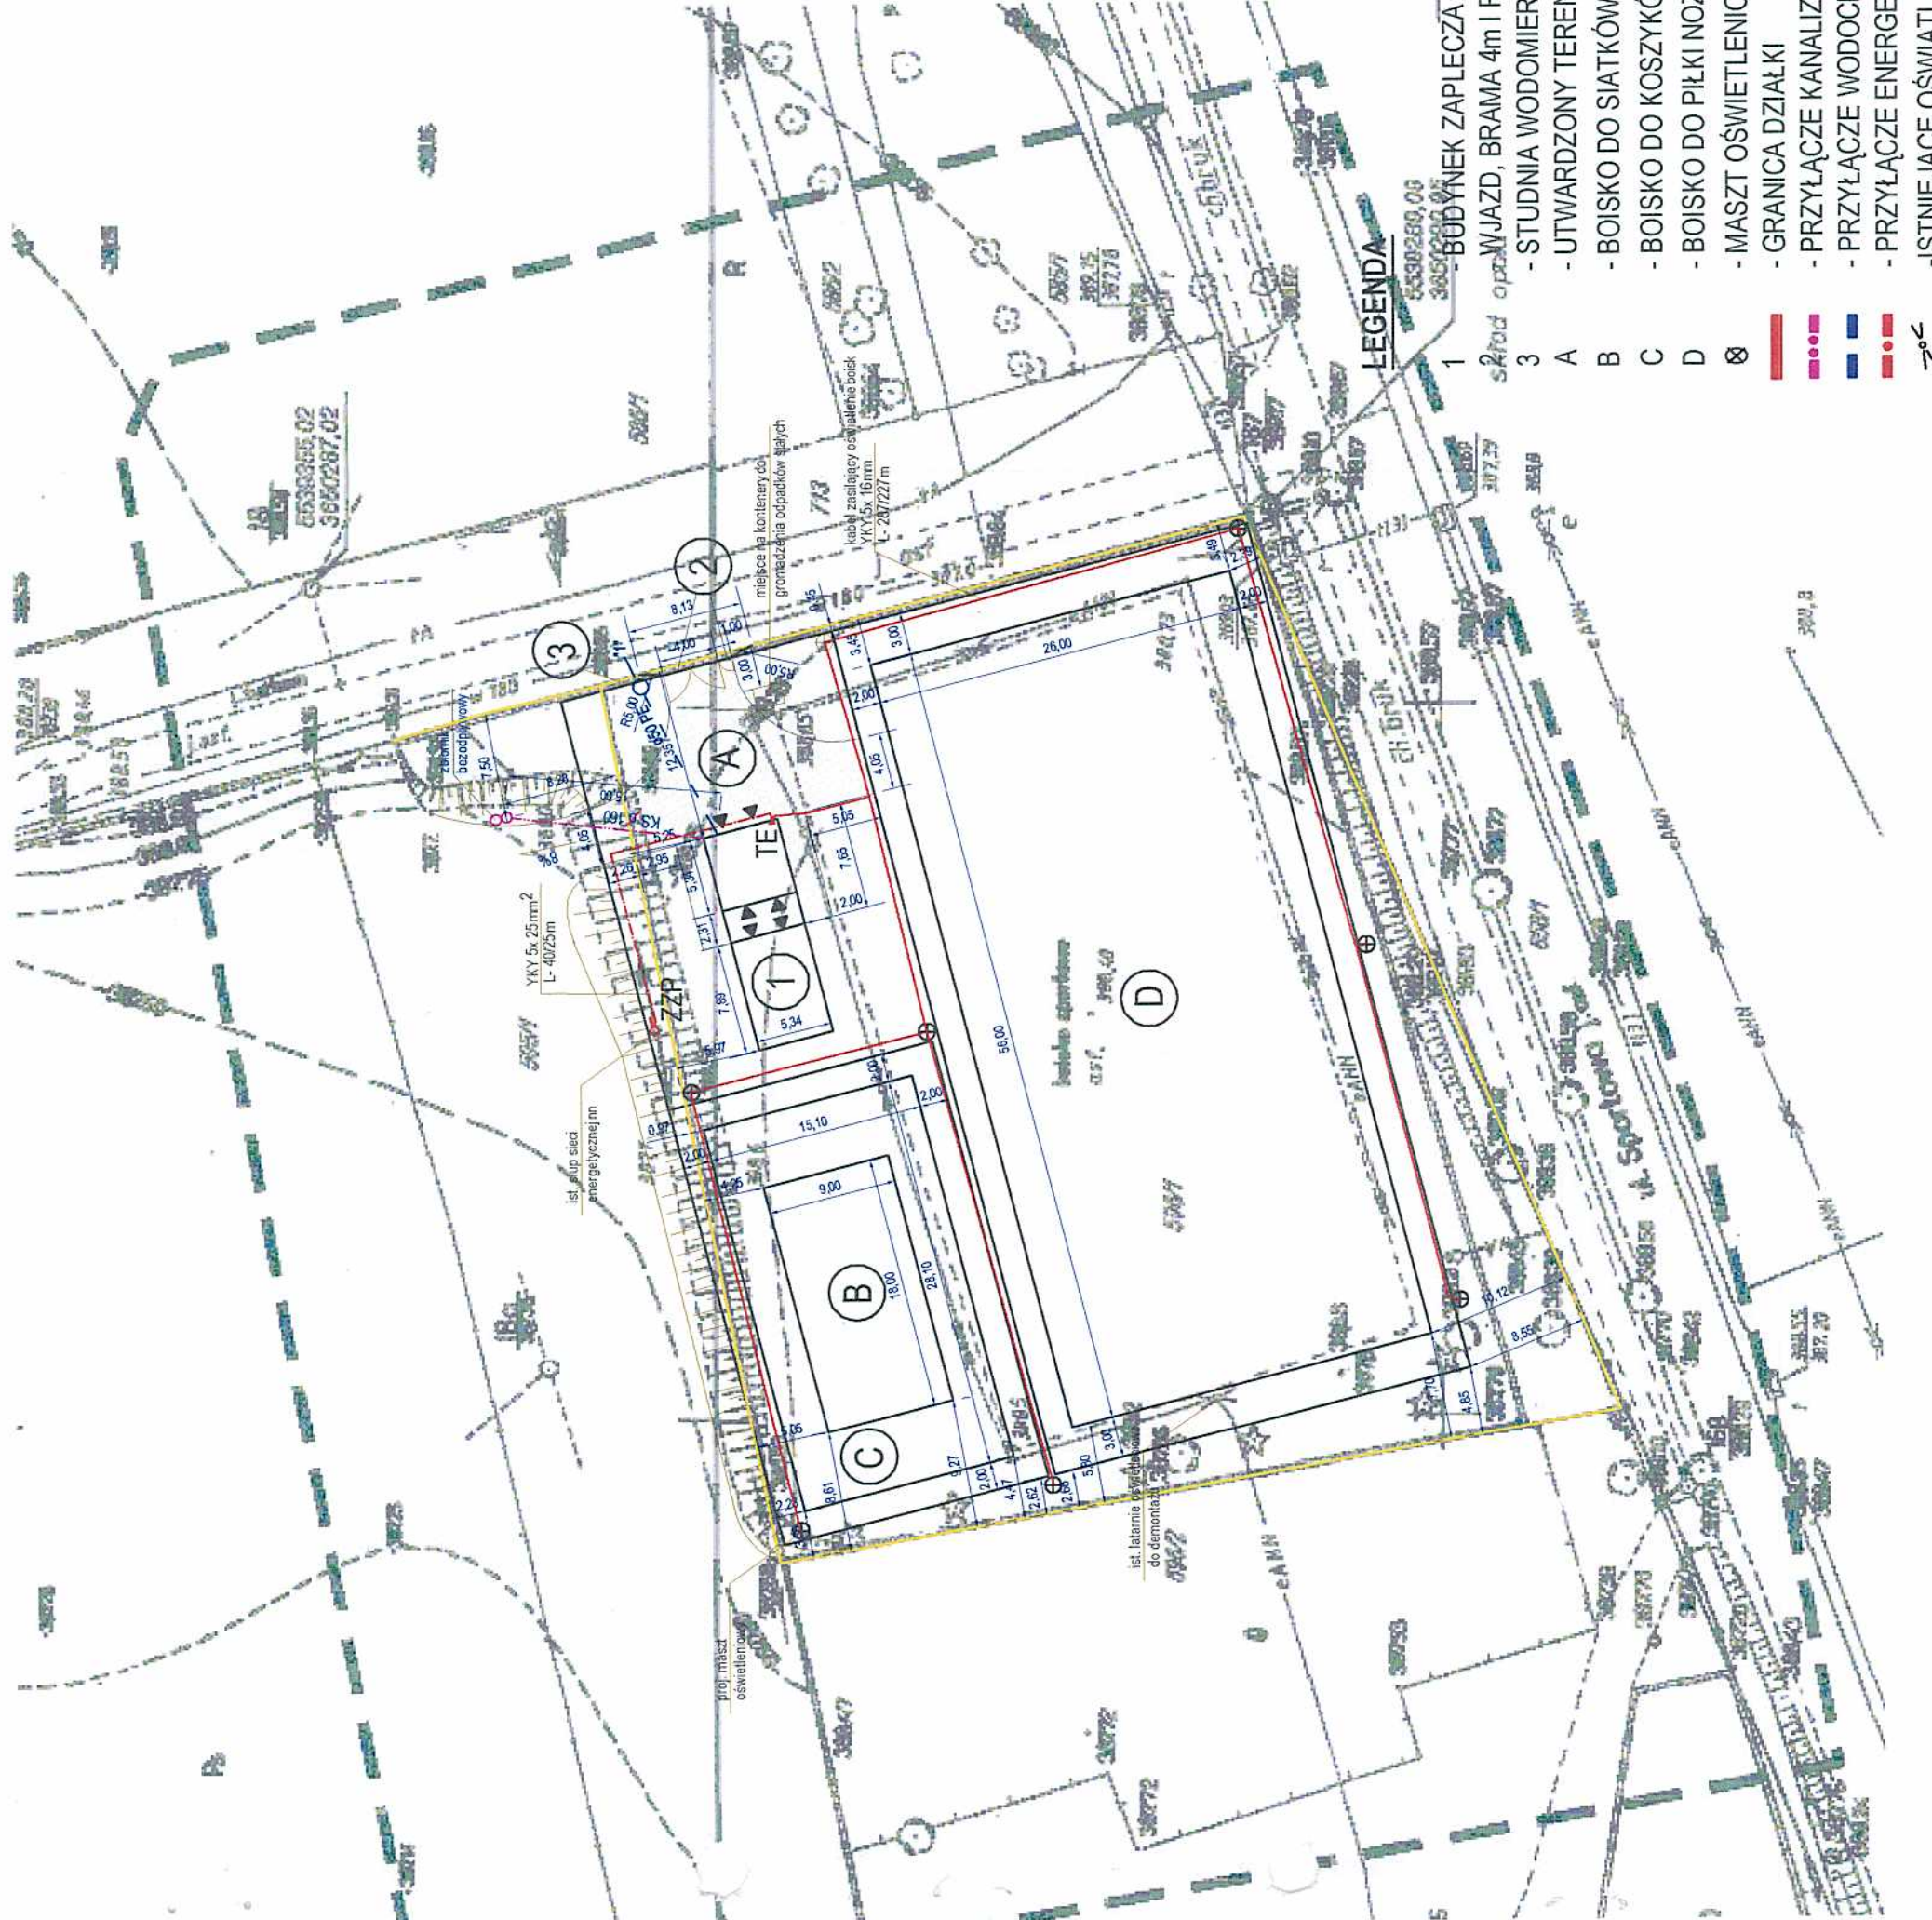

- LEGENDA**
- 1 BUDYNEK ZAPLECZA
 - 2 WJAZD, BRAMA 4m I FURTKA 1m
 - 3 STUDNIA WODMIERZOWA ø1100
 - A UTWARDZONY TEREN ZAPLECZA
 - B BOISKO DO SIATKÓWKI
 - C BOISKO DO KOSZYKÓWKI
 - D BOISKO DO PIŁKI NOŻNEJ
 - ⊗ MASZT OŚWIETLENIOWY
 - GRANICA DZIAŁKI
 - PRZYŁĄCZE KANALIZACJI SANITARNEJ
 - PRZYŁĄCZE WODOCIĄGOWE
 - PRZYŁĄCZE ENERGETYCZNE
 - ISTNIEJĄCE OŚWIATLENIE DO DEMONTAŻU